


# MAPA DO CELÓW PROJEKTOWYCH

Oznaczenie kancelaryjne zgłoszonej pracy geodezyjnej		Nr ewid. zgt.: GN.6642.1387.2020
O B I E K T		KOSTRY-NOSKI
Jednostka ewidencyjna	Identyfikator	201307_2
	nazwa	NOWE PIEKUTY
Obręb ewidencyjny	Identyfikator	0015
	nazwa	KOSTRY-NOSKI
Powiat		wysokomazowiecki
Województwo		podlaskie
SKALA MAPY		1 : 500
Nazwa układu współrzędnych	prostokątnych płaskich	2000 (8)
	wysokościowych	KRONSZTADT 60
Oznaczenie granic obszaru, który był przedmiotem aktualizacji		-----
Data opracowania mapy		09.11.2020 r.
Ark. mapy zasadniczej		8.187.09.13.4.4
<b>M - GEO</b>		<b>GEODETA UPRAWNIONY</b>
Zbigniew Milewski 18-200 Wysokie Mazowieckie ul. Długa 78 tel. 602 188 659, 86 477 10 10 NIP 722-103-74-36, REG. 450168389		mgr inż. Zbigniew Milewski Zaśw.Nr 15449 Min. Gosp. Prz. i Bud.
pieczęćka NAZWA / imię i nazwisko Wykonawcy		pieczęćka Imię i nazwisko nr uprawnień oraz podpis geodety uprawnionego, który opracował mapę

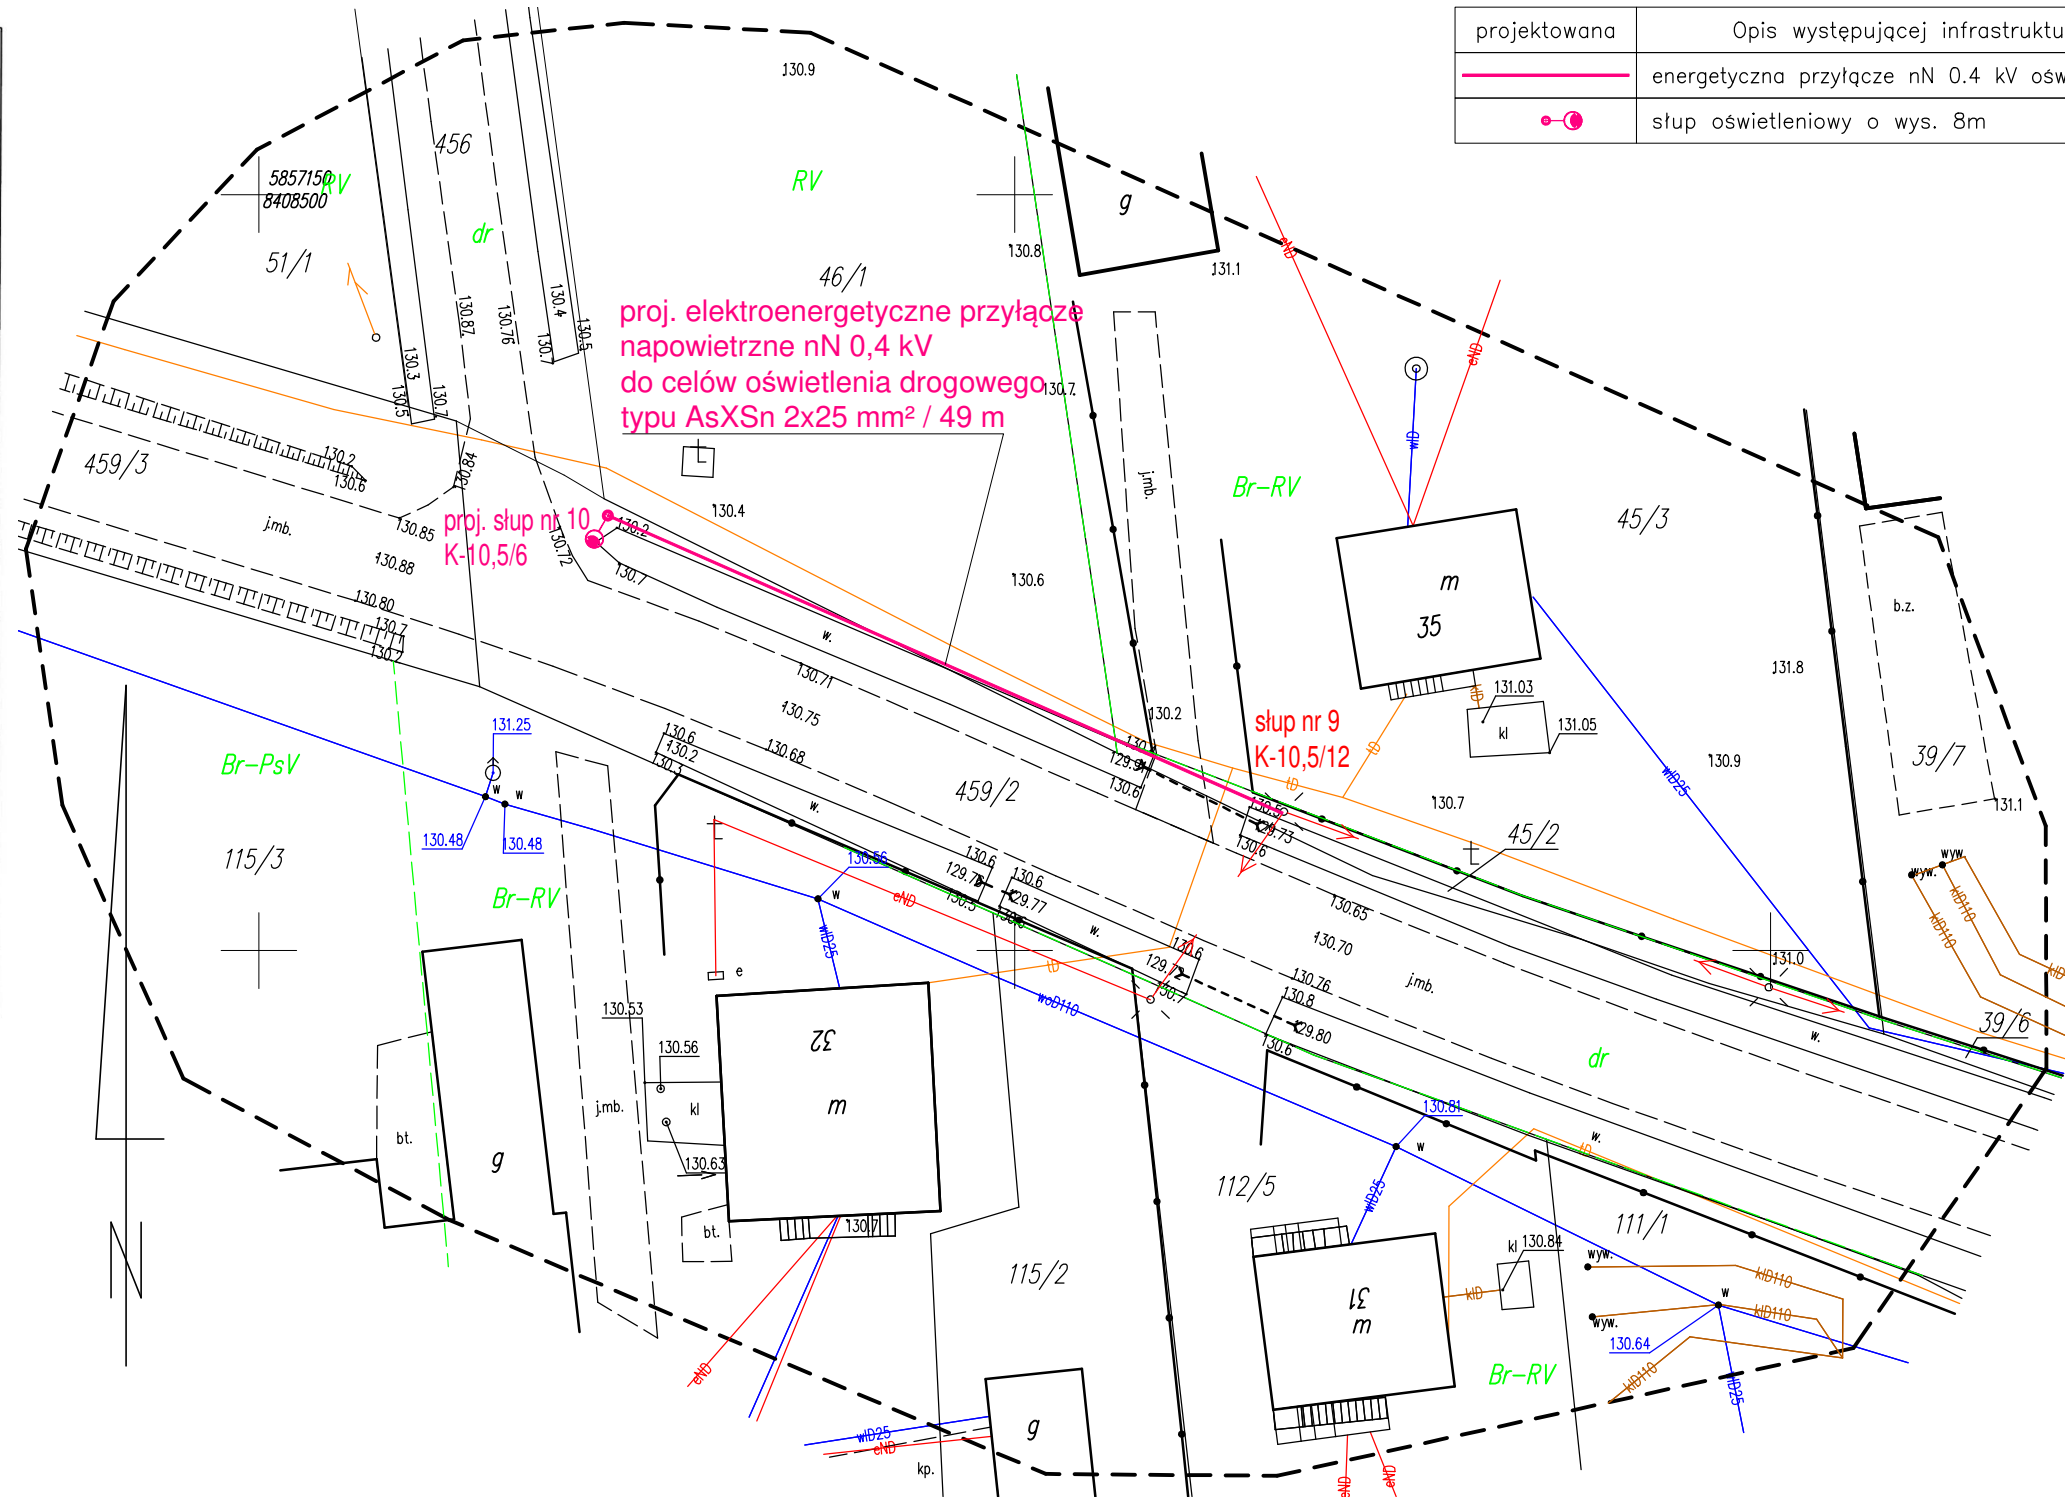


projektowana	Opis występującej infrastruktury
	energetyczna przyłączy nN 0.4 kV oświetleniowe
	słup oświetleniowy o wys. 8m

W granicach opracowania nie znajdują się punkty osnowy I-III klasy. Służebności gruntowych nie badano.

Oświadczam, że operat techniczny zawierający rezultaty prac geodezyjnych, w wyniku których powstał niniejszy dokument, uzyskał pozytywny wynik weryfikacji. Jestem świadomy odpowiedzialności karnej za złożenie fałszywego oświadczenia.

Nr protokołu weryfikacji	GN.6642.1387.2020_1
Organ służby geodezyjnej, który otrzymał zgłoszenie	STAROSTA WYSOKOMAZOWIECKI
Wykonawca prac geodezyjnych:	<b>M-GEO</b> Zbigniew Milewski
Data sporządzenia dokumentu zawierającego wynik pozytywnej weryfikacji	22.12.2020
Imię i nazwisko oraz nr uprawnień zawodowych kierownika prac.	mgr. inż. Zbigniew Milewski Nr uprawnień 15449

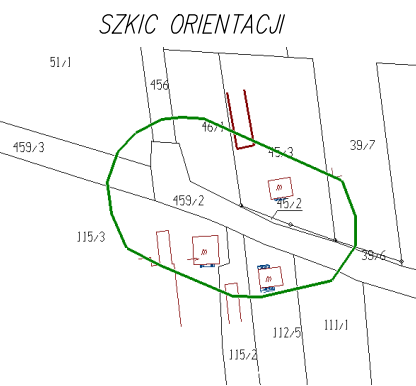

<b>STAROSTA WYSOKOMAZOWIECKI</b>	
Dokumentacja była przedmiotem narady koordynacyjnej przeprowadzonej w Starostwie Powiatowym w Wysokim Mazowieckim za pomocą środków komunikacji elektronicznej.	
Data przeprowadzenia narady	14.09.2021
Znak sprawy	GN.6630.105.2021
Imię i nazwisko przewodniczącego narady koordynacyjnej	Z up. Starosty Franciszek Wyszyski
Weryfikacji dokumentu można dokonać na stronie <a href="https://weryfikacjaprojektuzad.epodgik.pl/">https://weryfikacjaprojektuzad.epodgik.pl/</a>	

inż. elektryk Maciej Czech  
uprawnienia budowlane do projektowania bez ograniczeń w szczególności instalacyjnej w zakresie sieci, instalacji i urządzeń elektrycznych i elektroenergetycznych nr ewid. PDL/0074/POOE/09

*M. Czech*  
zgodność z oryginałem  
poświadczam  
inż. Maciej Czech

Stadium	PROJEKT BUDOWLANY
Nazwa opracowania	Budowa elektroenergetycznego przyłączy napowietrznego nN 0.4kV do celów oświetlenia drogowego w miejscowości Kostry-Noski.
Adres budowy	miejscowość: KOSTRY-NOSKI, gmina: Nowe Piekuty, powiat: wysokomazowiecki, woj. podlaskie.
Rysunek 1	PROJEKT ZAGOSPODAROWANIA TERENU skala 1:500
INWESTOR:	GMINA NOWE PIEKUTY ul. Główna 8, 18-212 Nowe Piekuty
Pracownia:	ELMAK MACIEJ CZECH, tel. 501521345, email: elmak.mc@wp.pl
Projektant	inż. MACIEJ CZECH upr. bud. nr PDL/0074/POOE/09 <i>M. Czech</i>
Współpraca	mgr inż. Wiesław Kosiński
Data	24 sierpień 2021 r.